


使用圧 : 0.9 MPa
 耐圧試験 : 1.8 MPa
 質量 : 約 6.5 kg

品番	名称	材質	個数	備考
1	ホース		1	
2	結合金具(差し口)	A5056	1	65AJISB9911
3	結合金具(受け口)	A5056	1	65AJISB9911
4	リング	アルミニウム	2	

◇ホース、結合金具：自主表示品

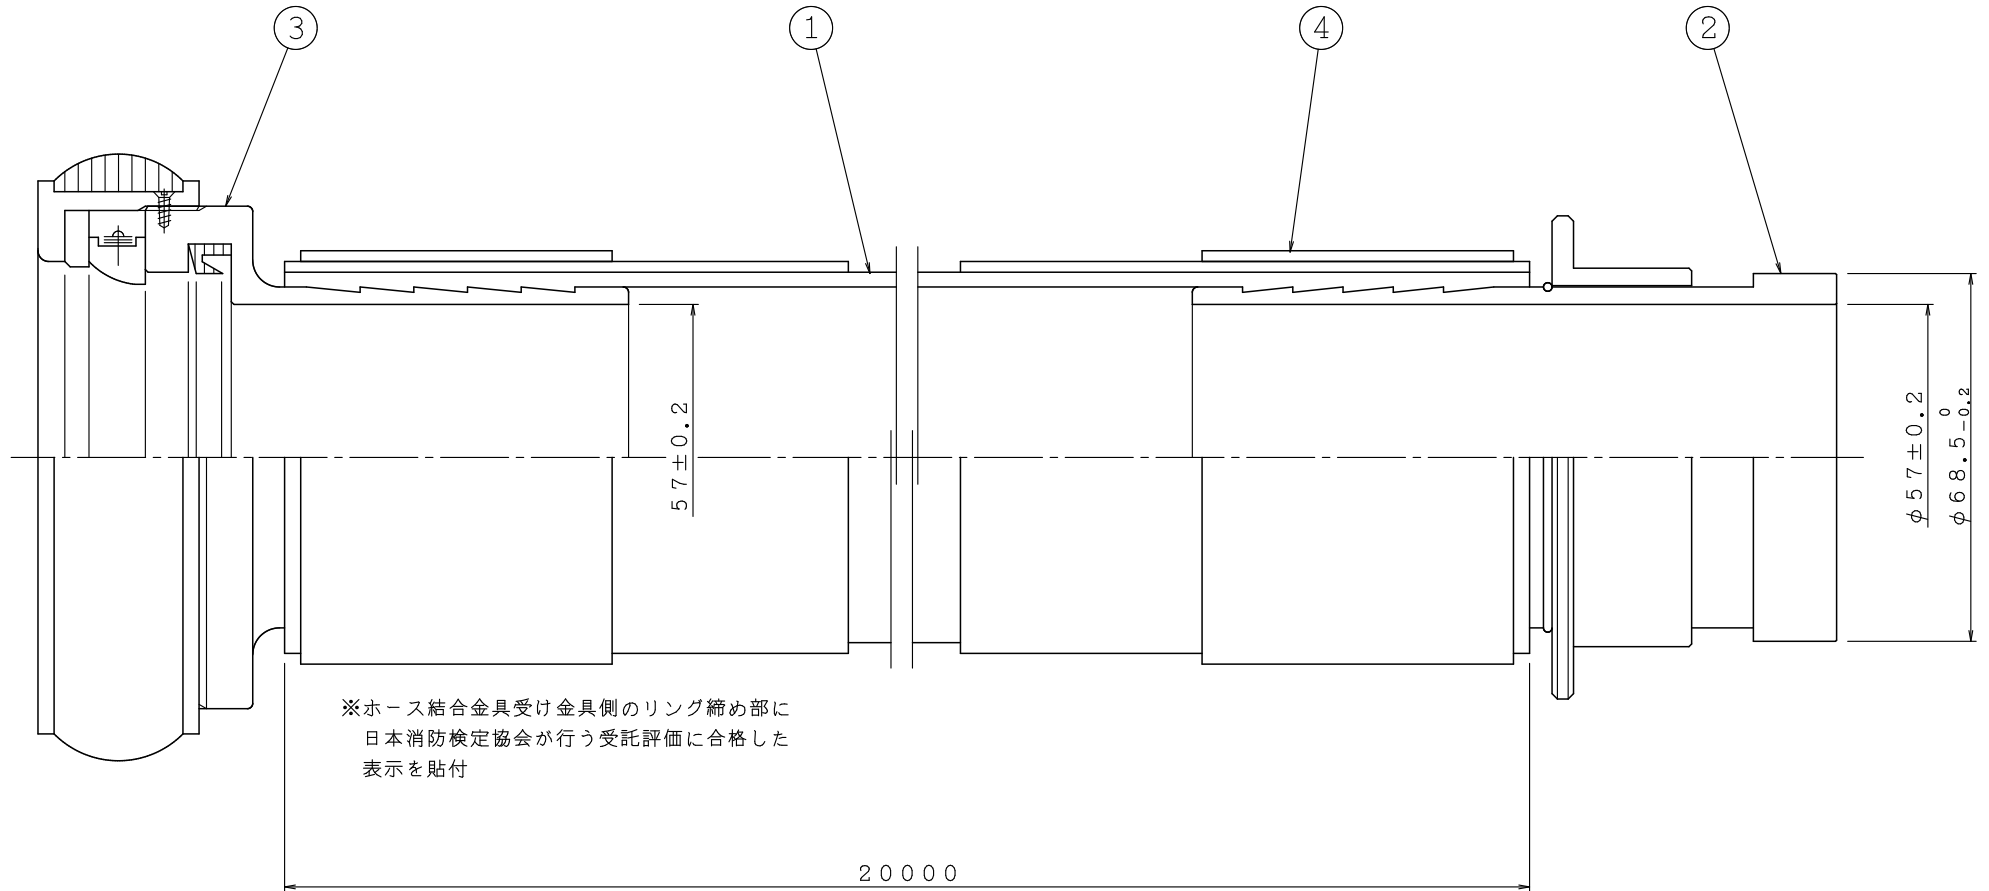

△	..	図	65A×20m	製図日	2015年 5月 11日				
△	..	名	消防ホース	図番	KFH0169				
△	..	株式会社 立売堀製作所			承認	照査	製図	縮尺	—
△	..								