


使用圧 : 1.3 MPa
 耐圧試験 : 2.5 MPa
 質量 : 約 6.0 kg

品番	名称	材質	個数	備考
1	ホース		1	
2	結合金具(差し口)	A5056	1	50AJISB9911
3	結合金具(受け口)	A5056	1	50AJISB9911
4	リング	アルミニウム	2	

◇ホース、結合金具：自主表示品

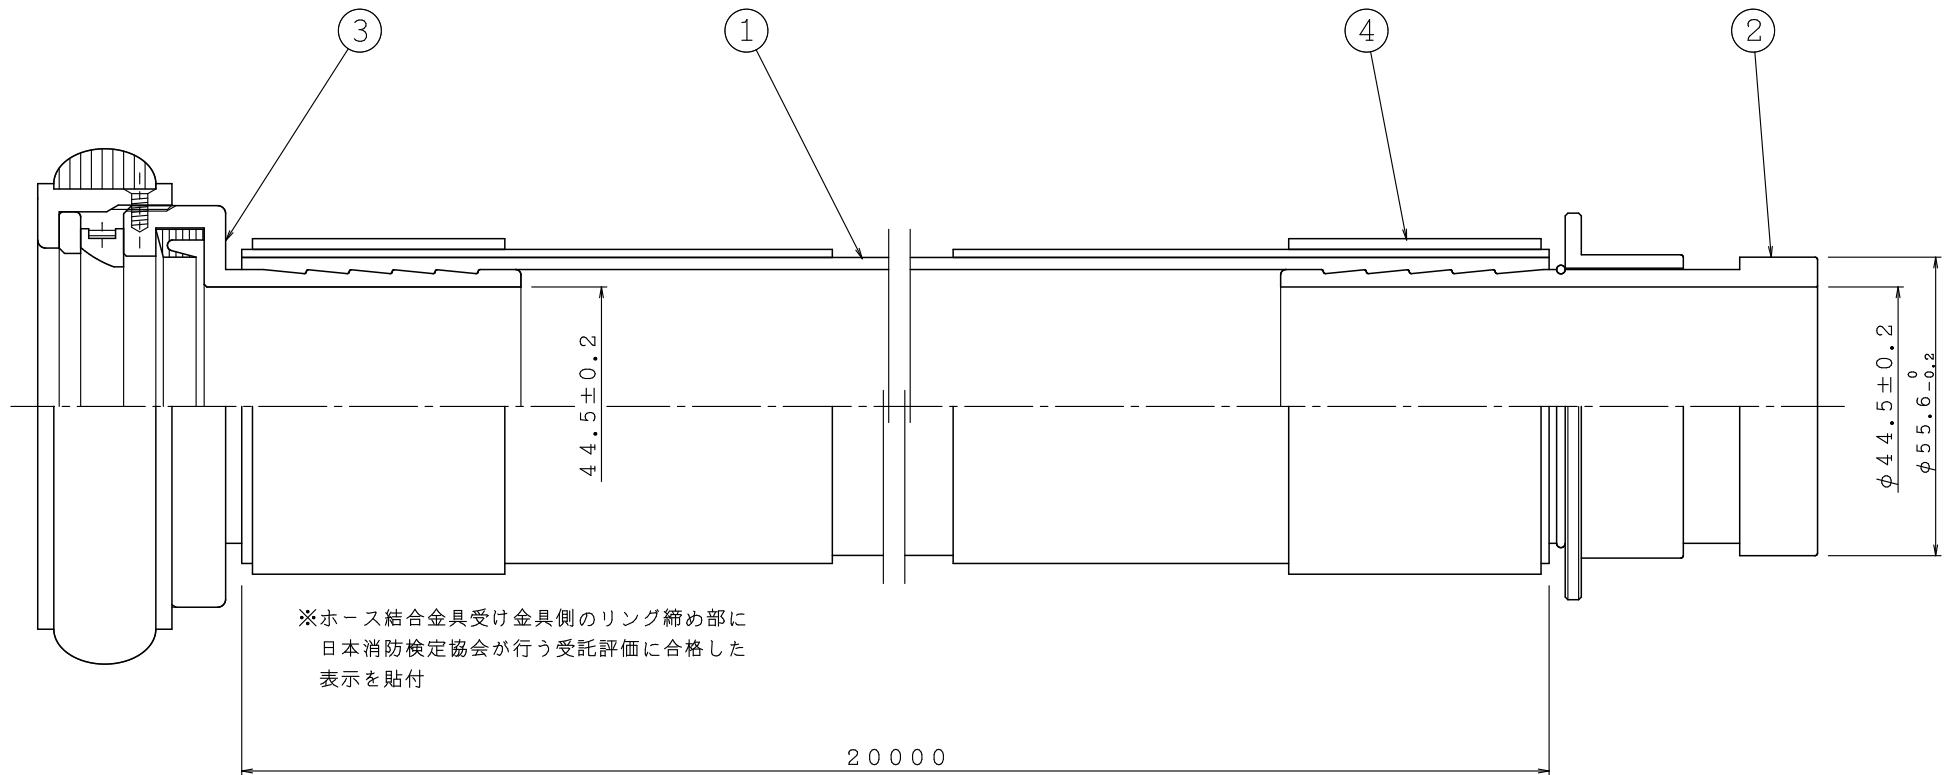

△	..	図	50A×20m	製図日	2015年 5月 13日
△	..	名	消防ホース	図番	KFH0175
△	..		IS 株式会社 立売堀製作所	承認	照査
△	..			製図	縮尺
△	..			縮尺	—