


使用圧 : 1.0MPa  
 質量 : 約 5.0kg  
 届出番号 : ホース・・・H0343BA01A 帝国繊維(株)製  
 結合金具・・・差シロ C01CB01A  
 受ケ口 C01DB01A

品番	名称	材質	個数	備考
1	差シ金具	C3771	1	自主表示品
2	締め輪	C3771	1	
3	受け金具	C3771	1	自主表示品
4	パッキン	N.B.R	1	
5	リング	A5052	2	
6	ホース	ポリエステル他	1	保形 自主表示品

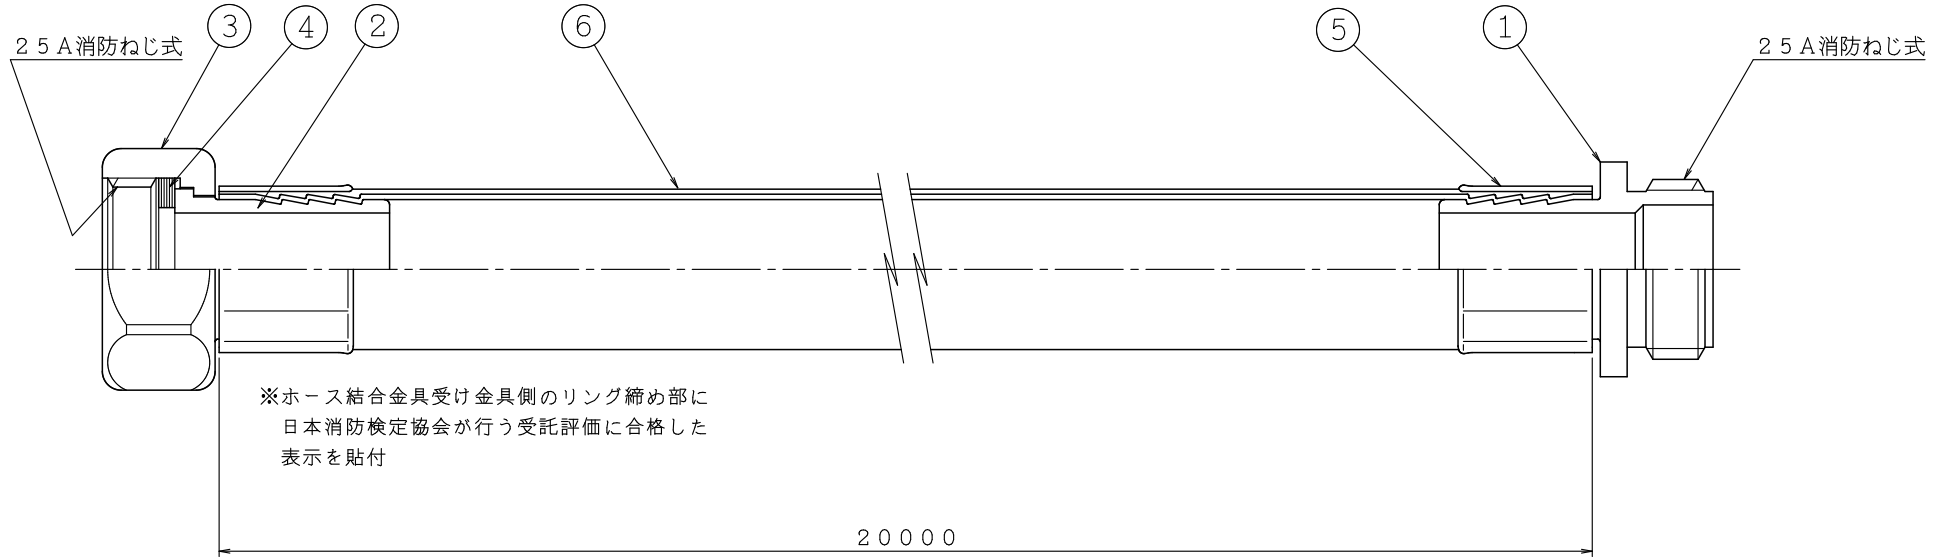

△	..		図名 2号消火栓/補助散水栓 消防ホース	製図日	2015年 7月 7日	
△	..			図番	KFH0179	
△	..			承認	照査	製図
△	..			株式会社 立売堀製作所		
△	..			縮尺	—	