


使用圧 : 1.0MPa
 質量 : 約 6.5kg
 届出番号 : ホース・・・H0343BC01A 帝国繊維(株)製
 結合金具・・・差シロ C01CB01A
 受ケ口 C01DB01A

品番	名称	材質	個数	備考
1	差シ金具	C3771	1	自主表示品
2	締め輪	C3771	1	
3	受け金具	C3771	1	自主表示品
4	パッキン	N.B.R	1	
5	リング	A5052	2	
6	ホース	ポリエステル他	1	保形 自主表示品

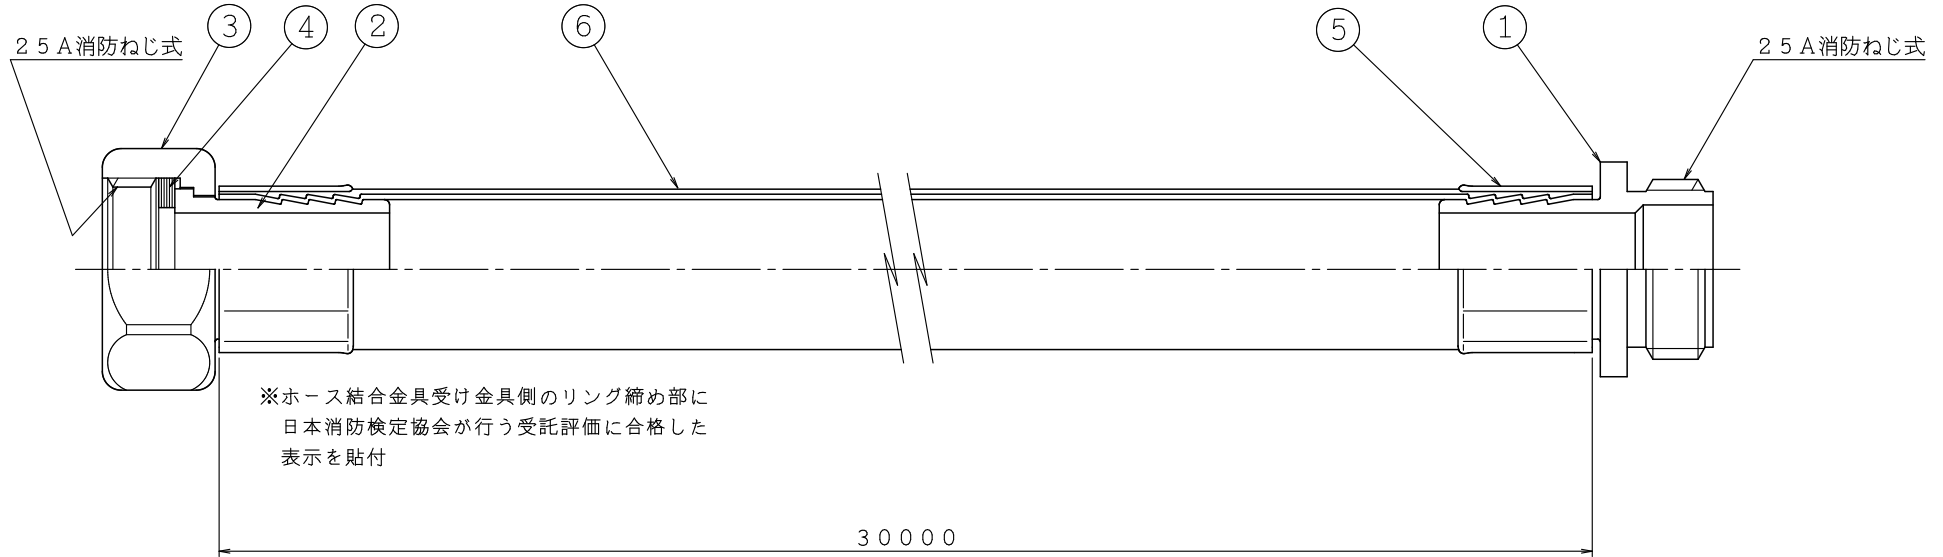

△	..	図	広範囲型 2号消火栓	製図日	2015年 11月 26日
△	..	名	消防ホース	図番	KFH0183
△	..		株式会社 立売堀製作所	承認	
△	..			照査	
△	..			製図	
△	..			縮尺	—